


## RZUT PARTERU

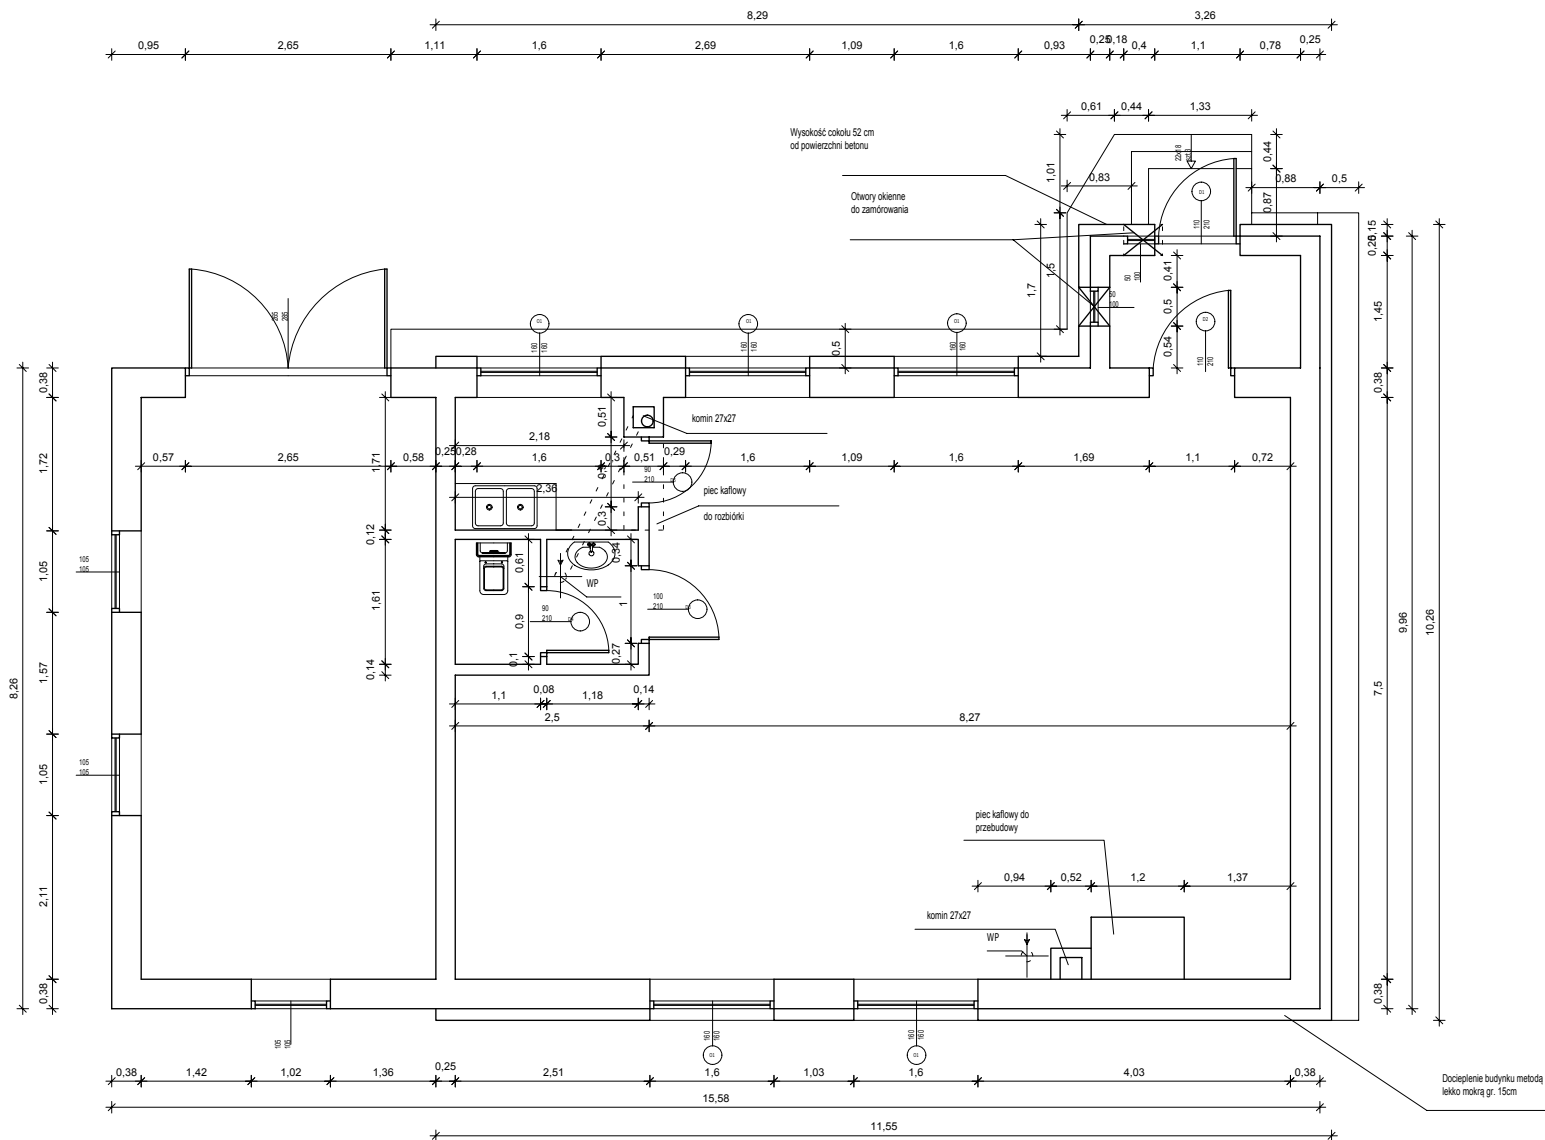

REMONT BUDYNKU ŚWIETLICY WIEJSKIEJ  
WE WSI MOŁOWISTE

MOŁOWISTE, GMINA PŁASKA ,  
WOJ. PODLASKIE, NR EWID. GR. 50

SKALA 1:100